


LEGENDA SIMBOLI

VC1	"LEC"Vetilconvettore KW/FR 3,70 - KW/C 5,90
VC2	"LEC"Vetilconvettore KW/FR 2,54 - KW/C 3,18
	Tubazione in rame
	Recuperatore di calore (VAM-FA 350m/h)


Piano quinto - Impianto di climatizzazione

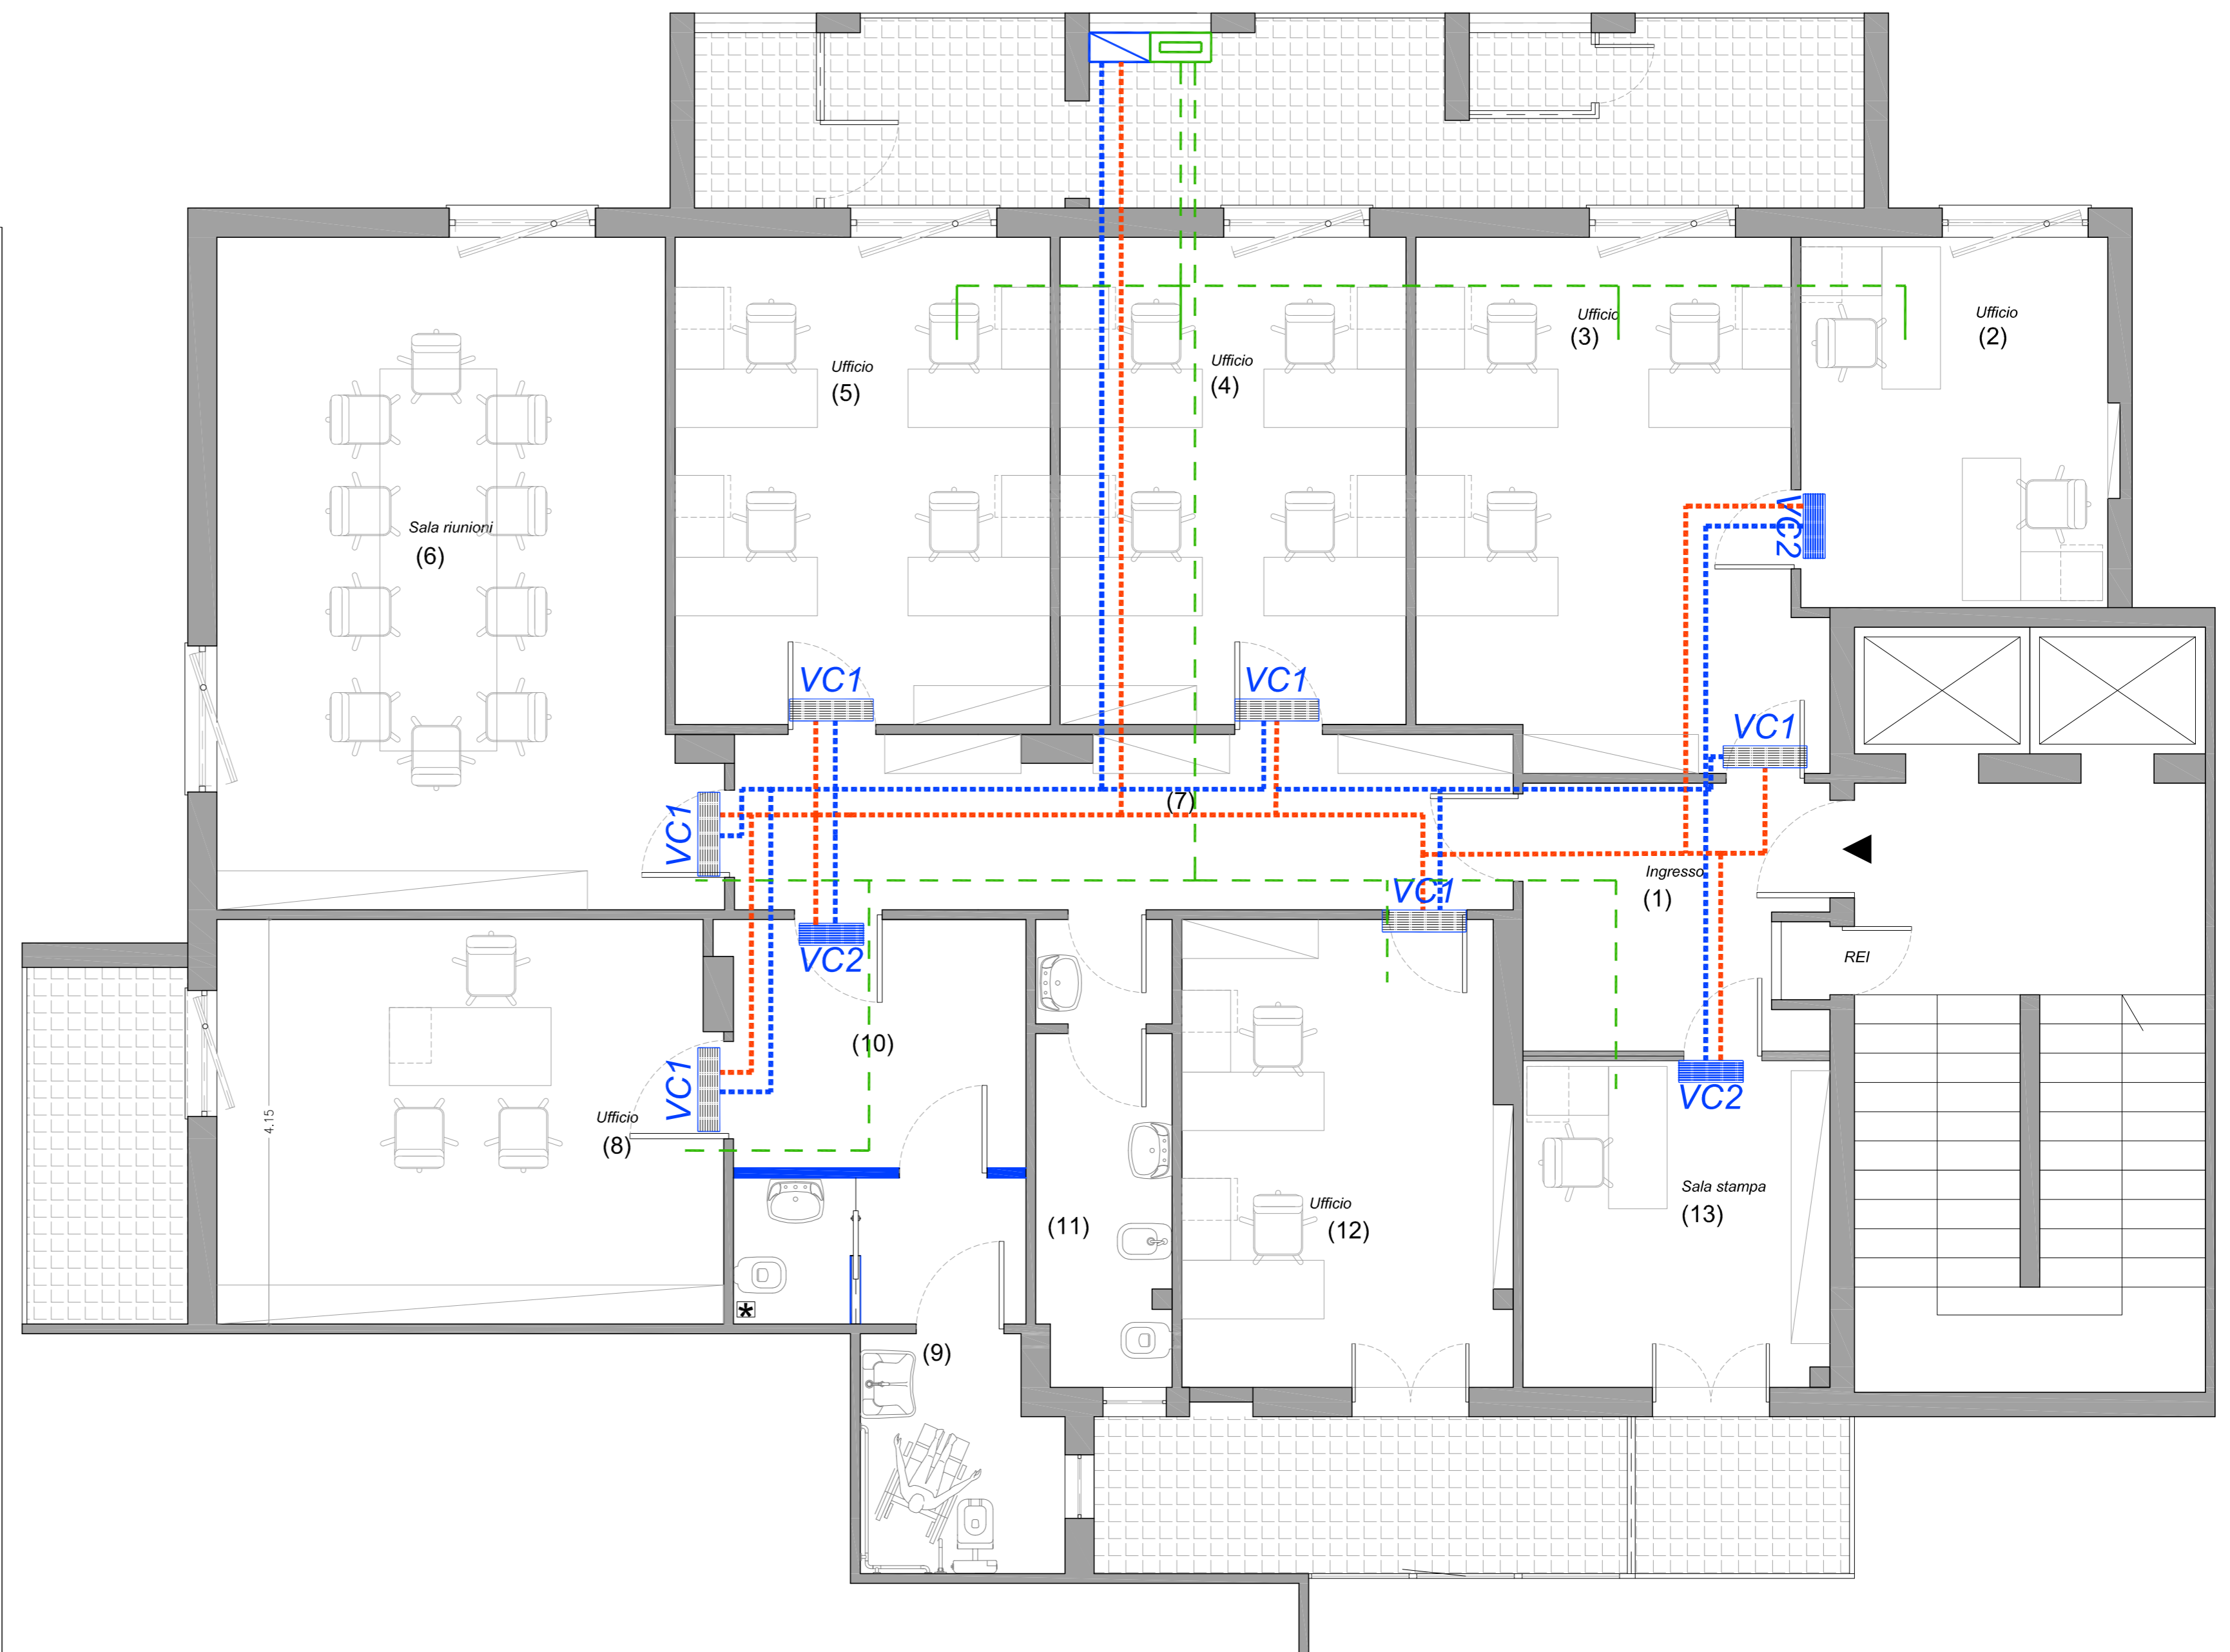

**Indire** Istituto Nazionale di Documentazione,  
Innovazione e Ricerca Educativa

Palazzo Gerini  
via M. Buonarroti, 10 Firenze

Progetto Definitivo Esecutivo per la sistemazione  
degli Uffici ex IRRE Campania,  
in via G. Melisurgo, 4 Napoli

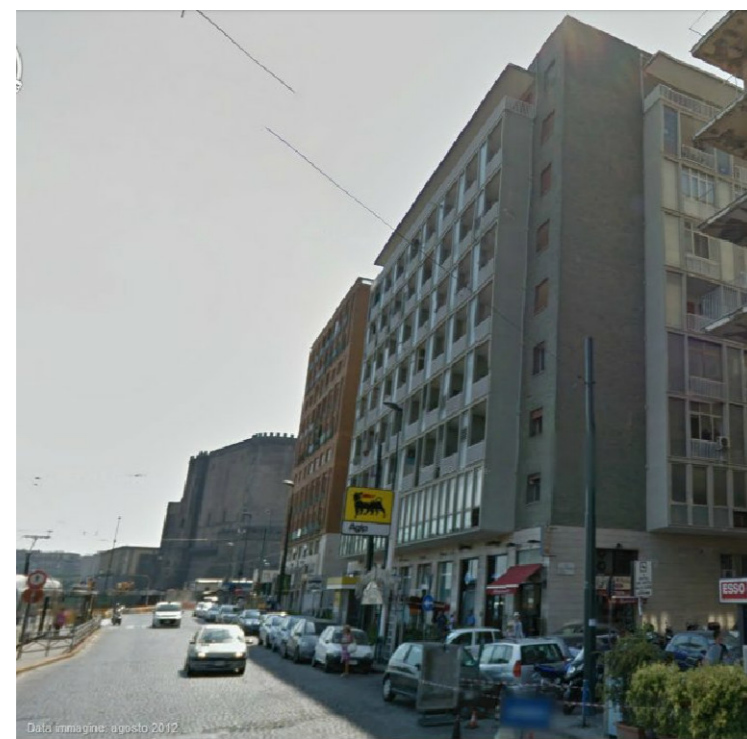

Studio di Architettura Efsio Corongiu  
Via del Collegio n.28 - 09124 Cagliari  
Ordine degli Architetti Prov. di Cagliari  
n. 196  
e-mail efsiocorongiu@gmail.com

Il Committente INDIRE	Il Direttore Generale Dott. Flaminio Galli	DATA Maggio 2014
Il Progettista Arch. Efsio Corongiu	Il R.U.P. Dott.ssa Francesca Sbordoni	AGG.TO
Oggetto Pianta piano quinto Impianto Climatizzazione Progetto		SCALA 1:50 elaborato <b>3</b>