


LEGENDA SIMBOLI

	LINEA IMPIANTO SOTTOTRACCIA		QUADRO GENERALE
	N.1 POSTO DI LAVORO COSTITUITI DA N.4 SCATOLE 503 CONTENENTI: N.2 PRESE 10/16A: N.2 PRESE UNEL 10/16A: N.1 INTERRUTTORE DI COMANDO N.2 PRESE DATI/TEL. RJ45		QUADRO SECONDARI FORZA ELETTROMOTRICE
	N.2 POSTI DI LAVORO COSTITUITI DA N.4 SCATOLE 503 CONTENENTI: N.2 PRESE 10/16A: N.2 PRESE UNEL 10/16A: N.1 INTERRUTTORE DI COMANDO N.2 PRESE DATI/TEL. RJ45		QUADRO TRASMISSIONE DATI

Indire Istituto Nazionale di Documentazione,
Innovazione e Ricerca Educativa.

Palazzo Gerini
via M. Buonarroti, 10 Firenze

Progetto Preliminare per la sistemazione degli Uffici
ex IRRE Campania, in via G. Melisurgo,4
Napoli

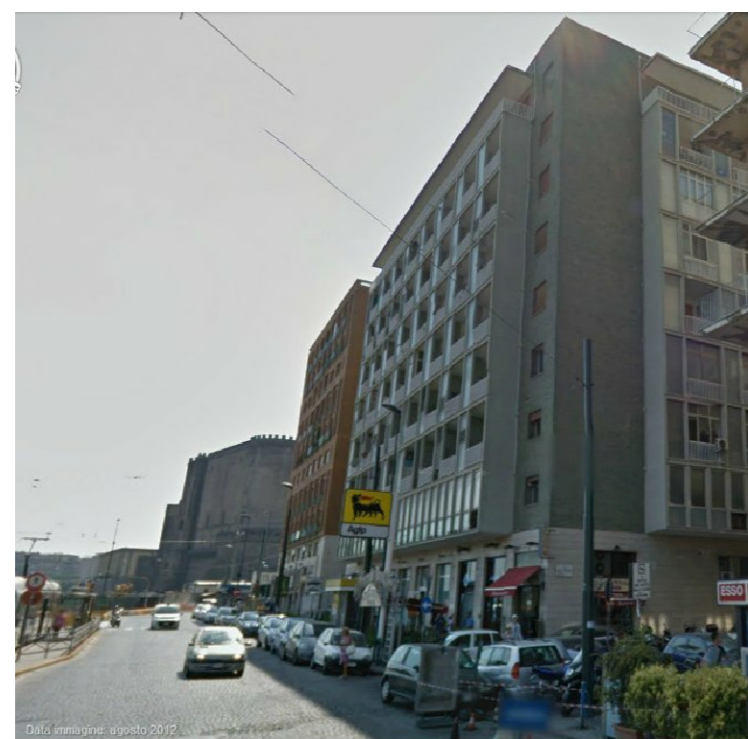

Studio di Architettura Efsio Corongiu
Via del Collegio n.28 - 09124 Cagliari
Ordine degli Architetti Prov. di Cagliari
n. 196
e-mail efsiocorongiu@gmail.com

Il Committente INDIRE	Il Direttore Generale Dott. Flaminio Galli	DATA Maggio 2014
Il Progettista Arch. Efsio Corongiu	Il R.U.P. Dott.ssa Francesca Sbordoni	AGG.TO
Oggetto Pianta piano quinto Impianti: elettrico, dati e telefonico Progetto	SCALA 1:50 elaborato	4

Piano quinto - Impianto elettrico dati e telefonico

